


План цокольного этажа

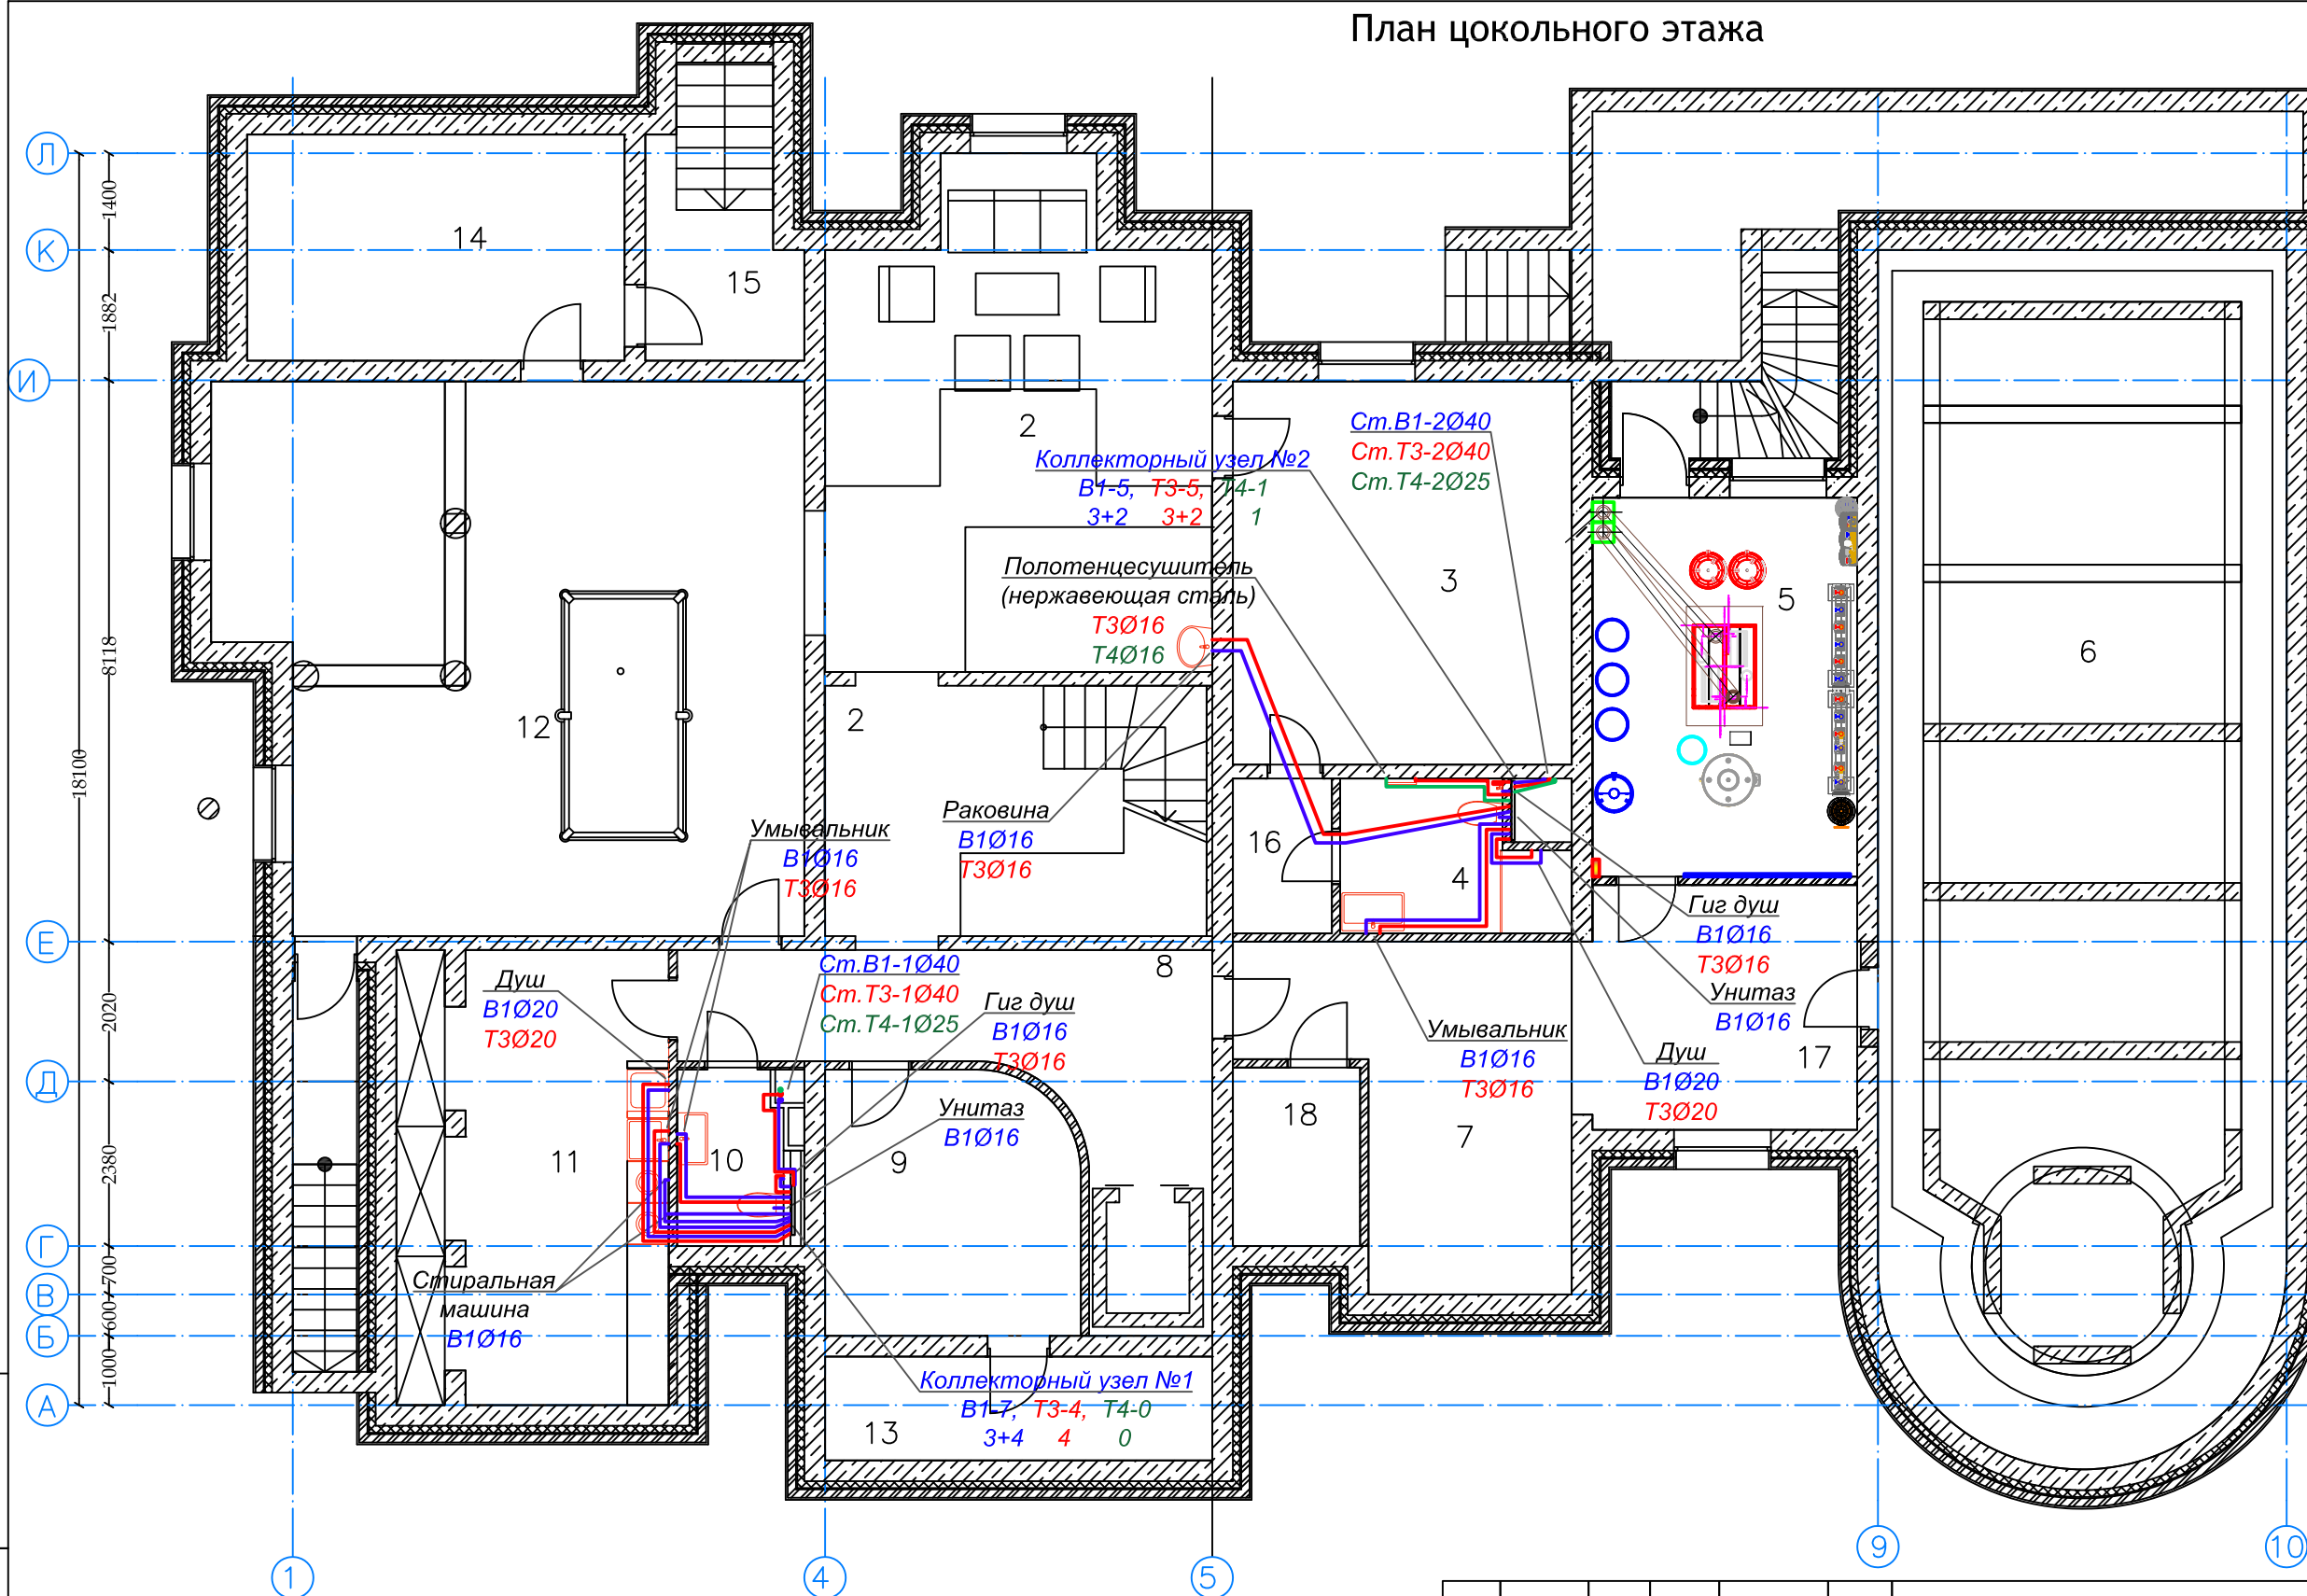

Экспликация подвал

№	Наименование
1	Холл
2	Бар
3	Музыкальная студия
4	Санузел
5	Топочная
6	Техническое помещение
7	Техническое помещение
8	Коридор
9	Кладовая
10	Санузел
11	Постирочная
12	Бильярдная
13	Кладовая
14	Хранение шуб
15	Кладовая
16	Коридор
17	Подсобное помещение
18	Серверная

Инв. N подл.	Подп. и дата	Взам. инв. N

Индивидуальный жилой дом					
Изм.	Кол.уч.	Лист	Ндок.	Подп.	Дата
Разработал					
Проверил					
Водоснабжение и канализация			Стадия	Лист	Листов
План цокольного этажа с коллекторной разводкой водопровода			ПД	4	25
			ЛОКАС группа компаний		